



KΑΤΟΥΗ ΔΟΜΑΤΟΣ
ROOF PLAN
SC: 1:100

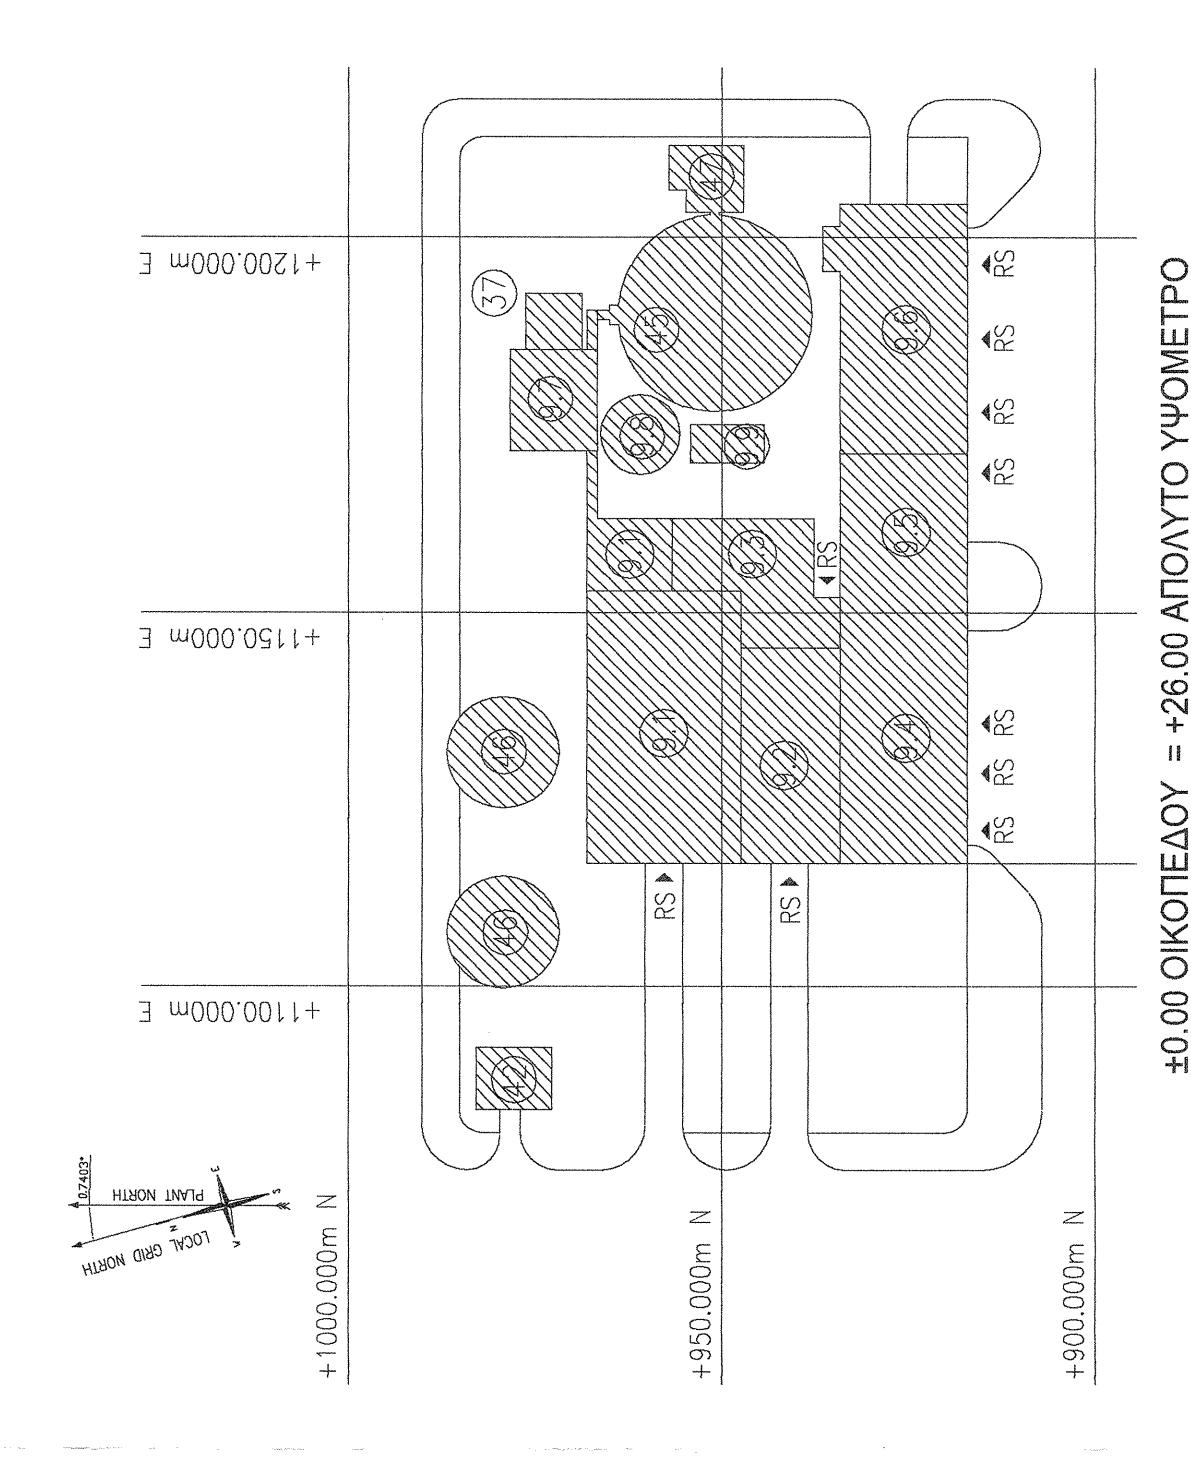


±0.00 ΟΙΚΟΔΟΜΟΥ = +26.00 ΑΠΟΛΥΤΟ ΨΥΜΕΤΡΟ
FIELDS ±0.00 = +26.00 LEVEL

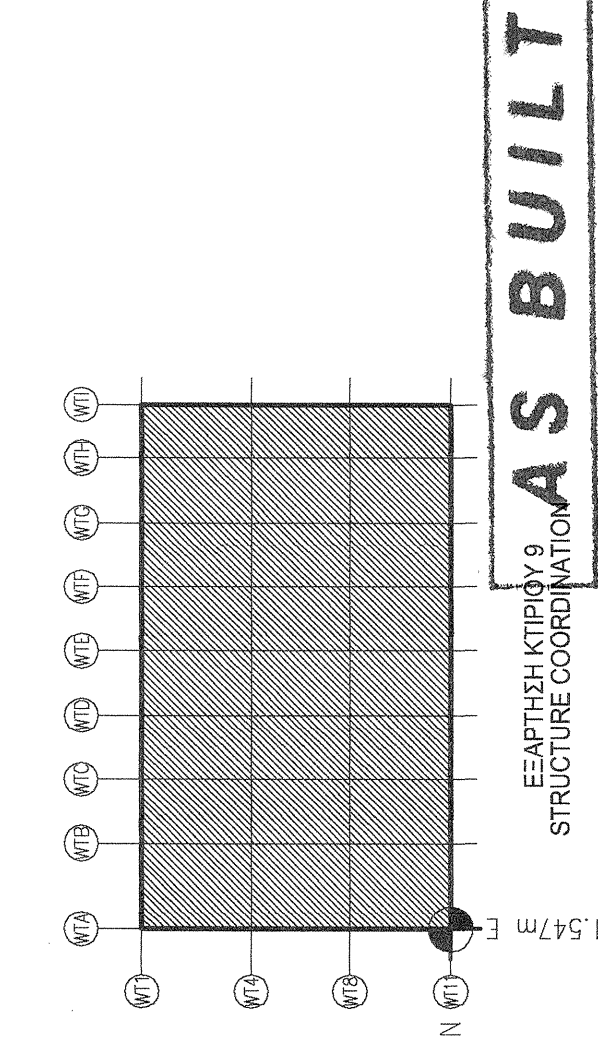

AS BUILT
ΟΡΙΣΤΕ ΚΑΤΑΣΚΕΥΑΣΤΗΚΕ

1	10-05-20	ΜΕΤΑΒΑΛΗ	ΣΥΝΑΟΣ	AS BUILT ISSUE	0
0	15-05-20	ΜΕΤΑΒΑΛΗ	ΣΥΝΑΟΣ	FIRST ISSUE	0
REV	DATE	REASON	BY	NO.	DATE

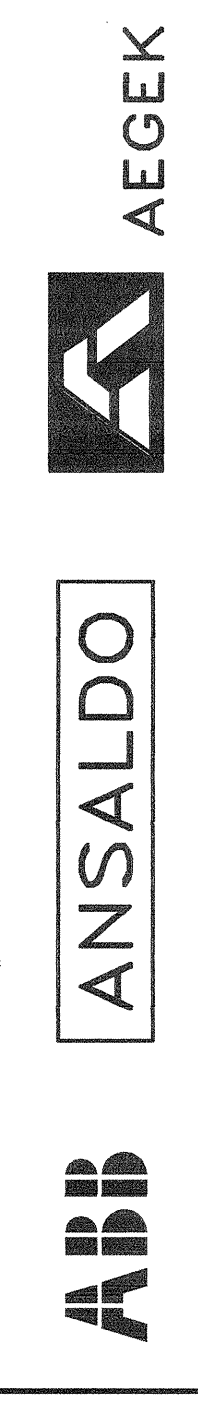

ANSALDO **AEGEK**
PUBLIC POWER CORPORATION (PPC)
ATHENS - GREECE
KOMOTINI CYCLADES CYCLE POWER PLANT
478.3 MW
CONTRACT No. DMKT - 1658914

PROJECT DRAWING No.	E 9_G*G_P_001
TITLE	WATER TREATMENT PLAN -9-
GENERAL WATER - ΑΠΟΧΕΤΕΥΣΕΙΣ/ΟΜΒΡΙΑ	
GENERAL ROOF PLAN	
ΓΕΝΙΚΗ ΚΑΤΟΥΗ ΔΟΜΑΤΟΣ	
SCALE	1:100
SHEET	09

- ΥΠΟΜΝΗΜΑ / LEGEND**
- ΔΙΚΤΥΟ ΑΠΟΧΕΤΕΥΣΗΣ ΟΜΒΡΙΩΝ
 - ΔΙΚΤΥΟ ΑΠΟΧΕΤΕΥΣΗΣ ΟΜΒΡΙΩΝ
- REFERENCE DRAWINGS**
- E9_G4+P001 SHEET 1/3 RAIN WATERS NETWORK LAYOUT
 - E9_G4+P001 SHEET 2/3 RAIN WATERS NETWORK CONSTRUCTION DETAILS
 - E9_G4+P002 SHEET 1/3 SEWAGES/RAIN WATER GENERAL LAYOUT
 - E9_G4+P002 SHEET 2/3 SEWAGES/RAIN WATER CONSTRUCTION DETAILS
 - E9_G4+P004 GENERAL PLANT LAYOUT WATER TREATMENT PLANT
 - E9_G4+P005 SEWAGES/RAIN WATER GROUND ROOF
 - E9_G4+P006 LANDSCAPING - WATER TREATMENT PLANT